


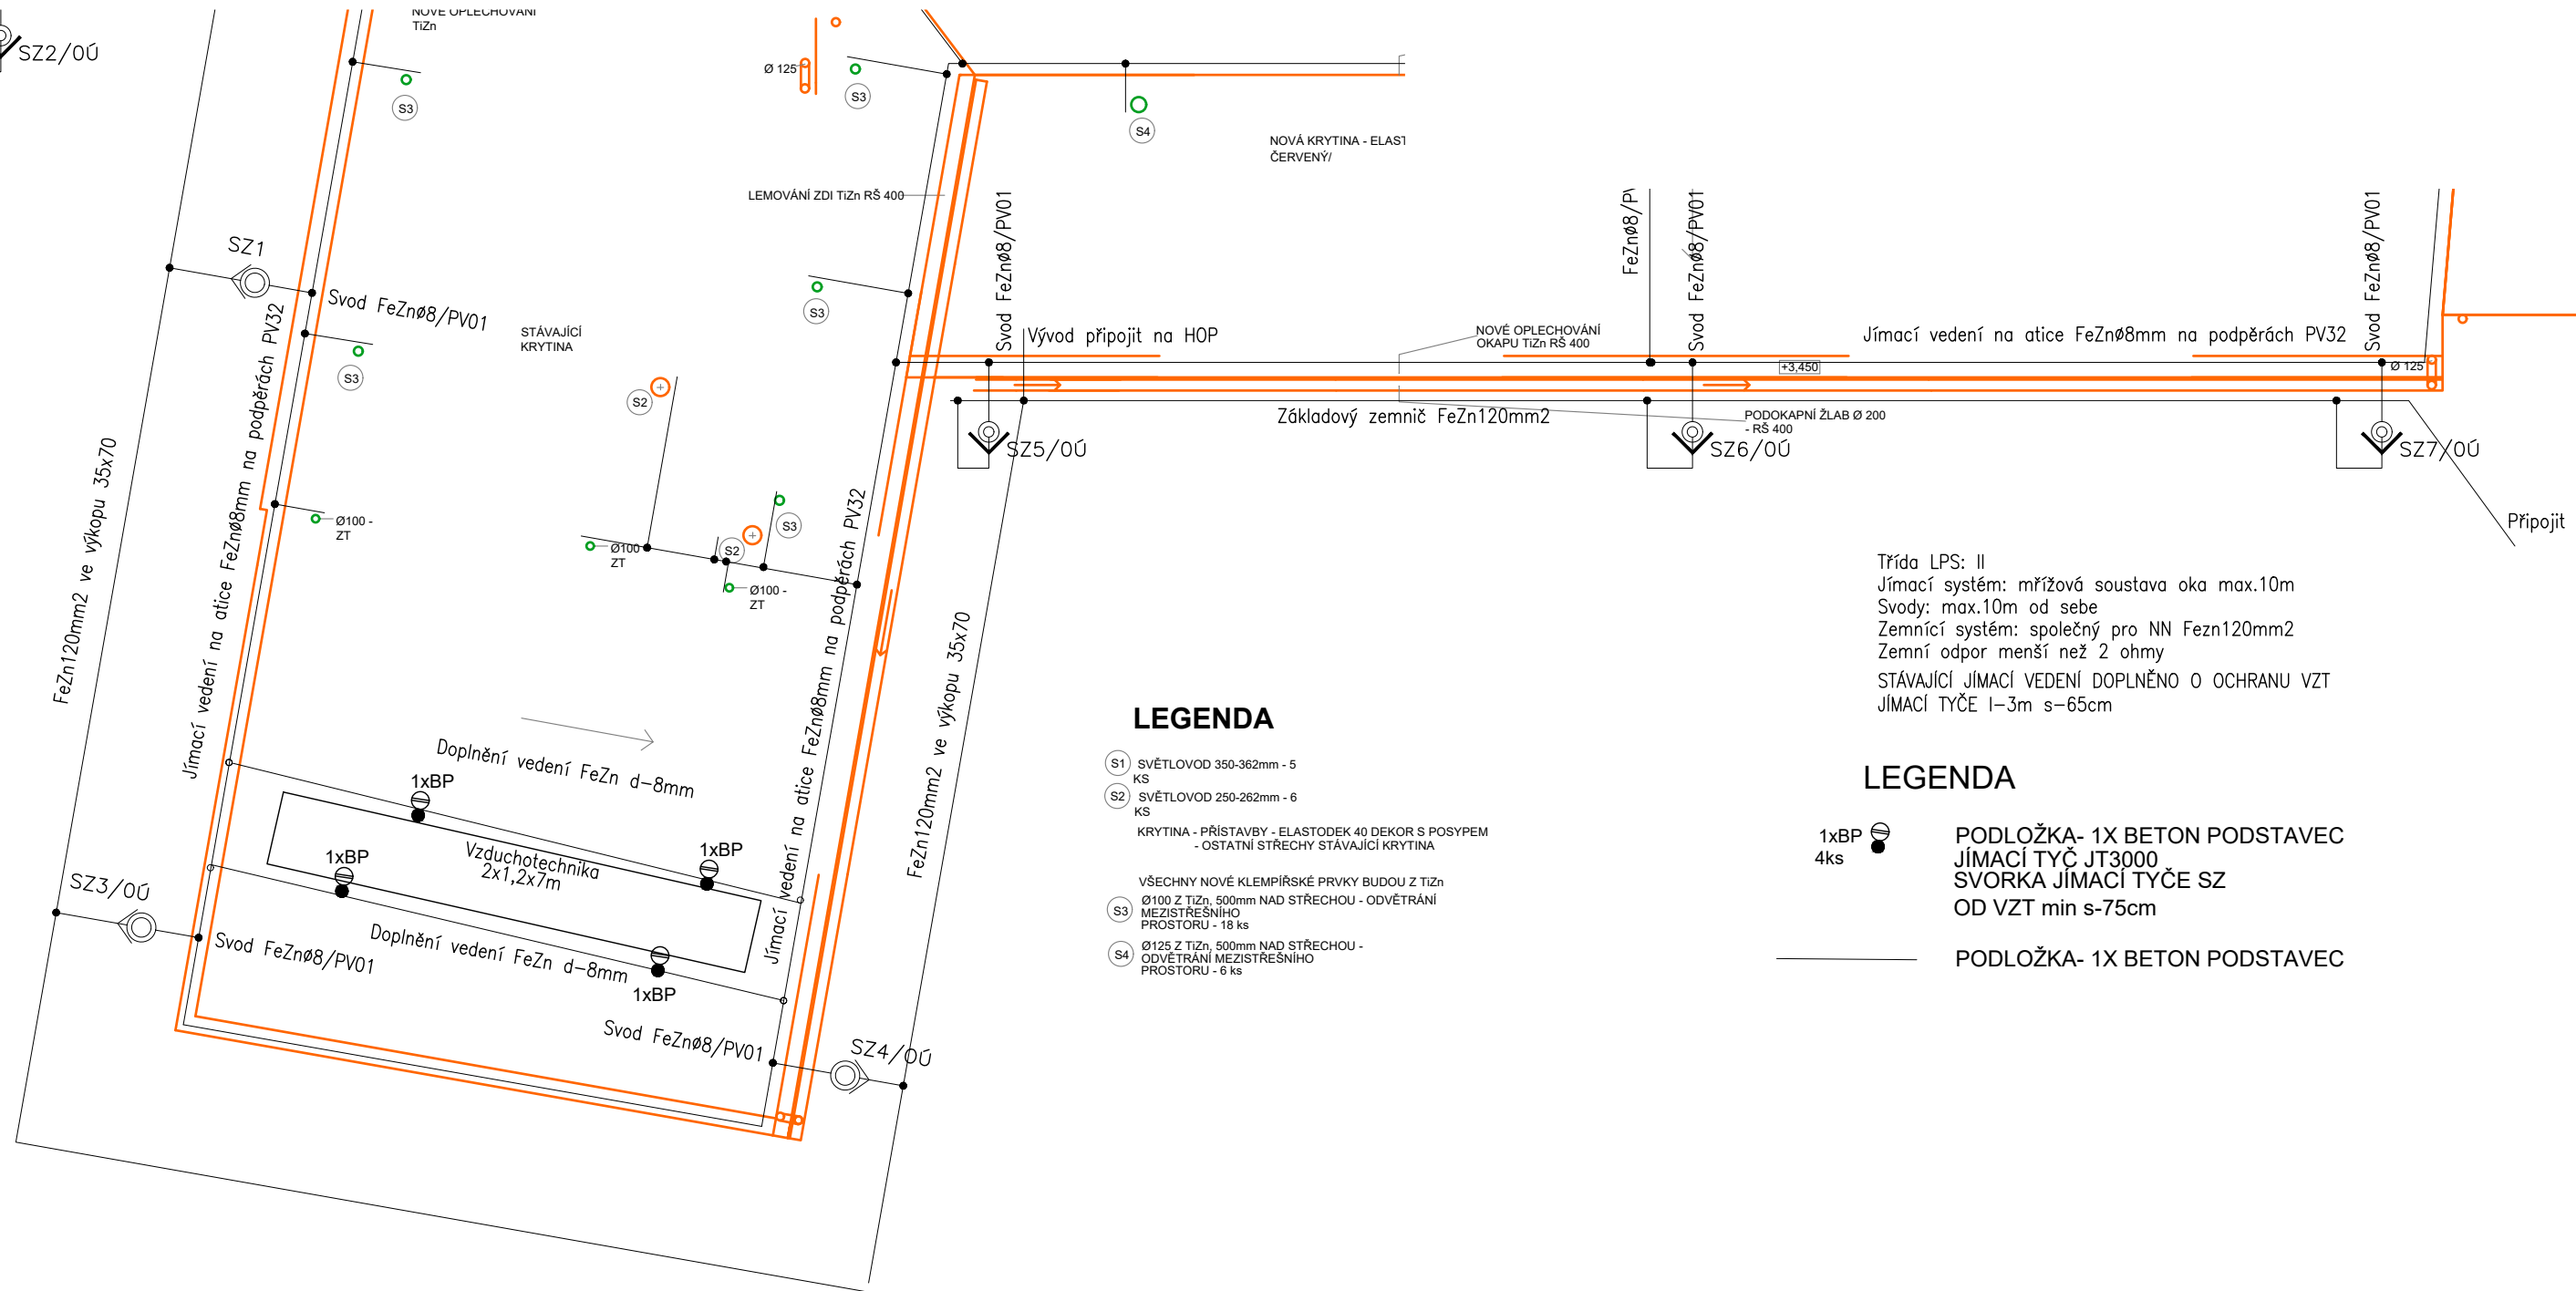

LEGENDA

- S1 SVĚTLOVOD 350-362mm - 5 KS
- S2 SVĚTLOVOD 250-262mm - 6 KS
- KRYTINA - PŘÍSTAVBY - ELASTODEK 40 DEKOR S POSYPEM - OSTATNÍ STŘECHY STÁVAJÍCÍ KRYTINA
- VŠECHNY NOVÉ KLEMPÍŘSKÉ PRVKY BUDOU Z TIZn
- S3 Ø100 Z TIZn, 500mm NAD STŘECHOU - ODVĚTRÁNÍ MEZISTŘEŠNÍHO PROSTORU - 18 ks
- S4 Ø125 Z TIZn, 500mm NAD STŘECHOU - ODVĚTRÁNÍ MEZISTŘEŠNÍHO PROSTORU - 6 ks

LEGENDA

1xBP
4ks

PODLOŽKA- 1X BETON PODSTAVEC
JÍMACÍ TYČ JT3000
SVORKA JÍMACÍ TYČE SZ
OD VZT min s-75cm

PODLOŽKA- 1X BETON PODSTAVEC

BKB Metal, a.s.

HLUBINSKÁ 917/20, 702 00 OSTRAVA, CZECH REPUBLIC

TEL.: +420 597 488 188
FAX: +420 597 488 100
E-MAIL: info@bkbmetal.cz
WEB: www.bkbmetal.cz

TENTO DOKUMENT JE NAŠIM DUŠEVNÍM VLASTNICTVÍM.
BEZ PÍSEMNÉHO SOUHLASU FIRMY BKB METAL, a.s.
NESMÍ BÝT KOPIROVÁN ANI POSKYTNUT TŘETÍM OSOBÁM.
THIS DRAWING IS THE INTELLECTUAL PROPERTY OF BKB METAL.
COPYING OR SUBMITTING TO THIRD PARTIES WITHOUT THE PRIOR
WRITTEN CONSENT OF BKB METAL IS FORBIDDEN.

OBJEDNATEL/CLIENT:

Slezská univerzita Opava, Na Rybníčku 626/1

 
AKCE/ACTIVITY:

MODERNIZACE A ROZŠÍŘENÍ GASTRONOMICKÉHO CENTRA ÚLGaT
V AREÁLU HRADECKÁ 17, OPAVA

D.1.4 –Technika prostředí staveb
D.1.1.4.4 . Sinoproudá elektroinstalace

OBSAH/TITLE:

Hromosvodová instalace
doplňení o VZT

VYPRACOVAL/DRAWN	ING. JINDŘICH KOLMÁŠ		
KONTOLOVAL/CHECKED	ING. DANIEL RYBA		
SCHVÁLIL/APPROVED	MARTIN TUMA		
DATUM/DATE	17.08.2018		
STUPEŇ/STAGE	DPS		
ZAKÁZKA/CONTRACT	18-4101-01		
MĚŘITKO/SCALE	1:100	FORMÁT/FORMAT	A3
JEDNOTKY/UNITS	mm		
POČET A4/NUMBER A4	2		

ARCHIVNÍ ČÍSLO/DRAWING No.:

BKB-3-5387
1 1

REV.: