


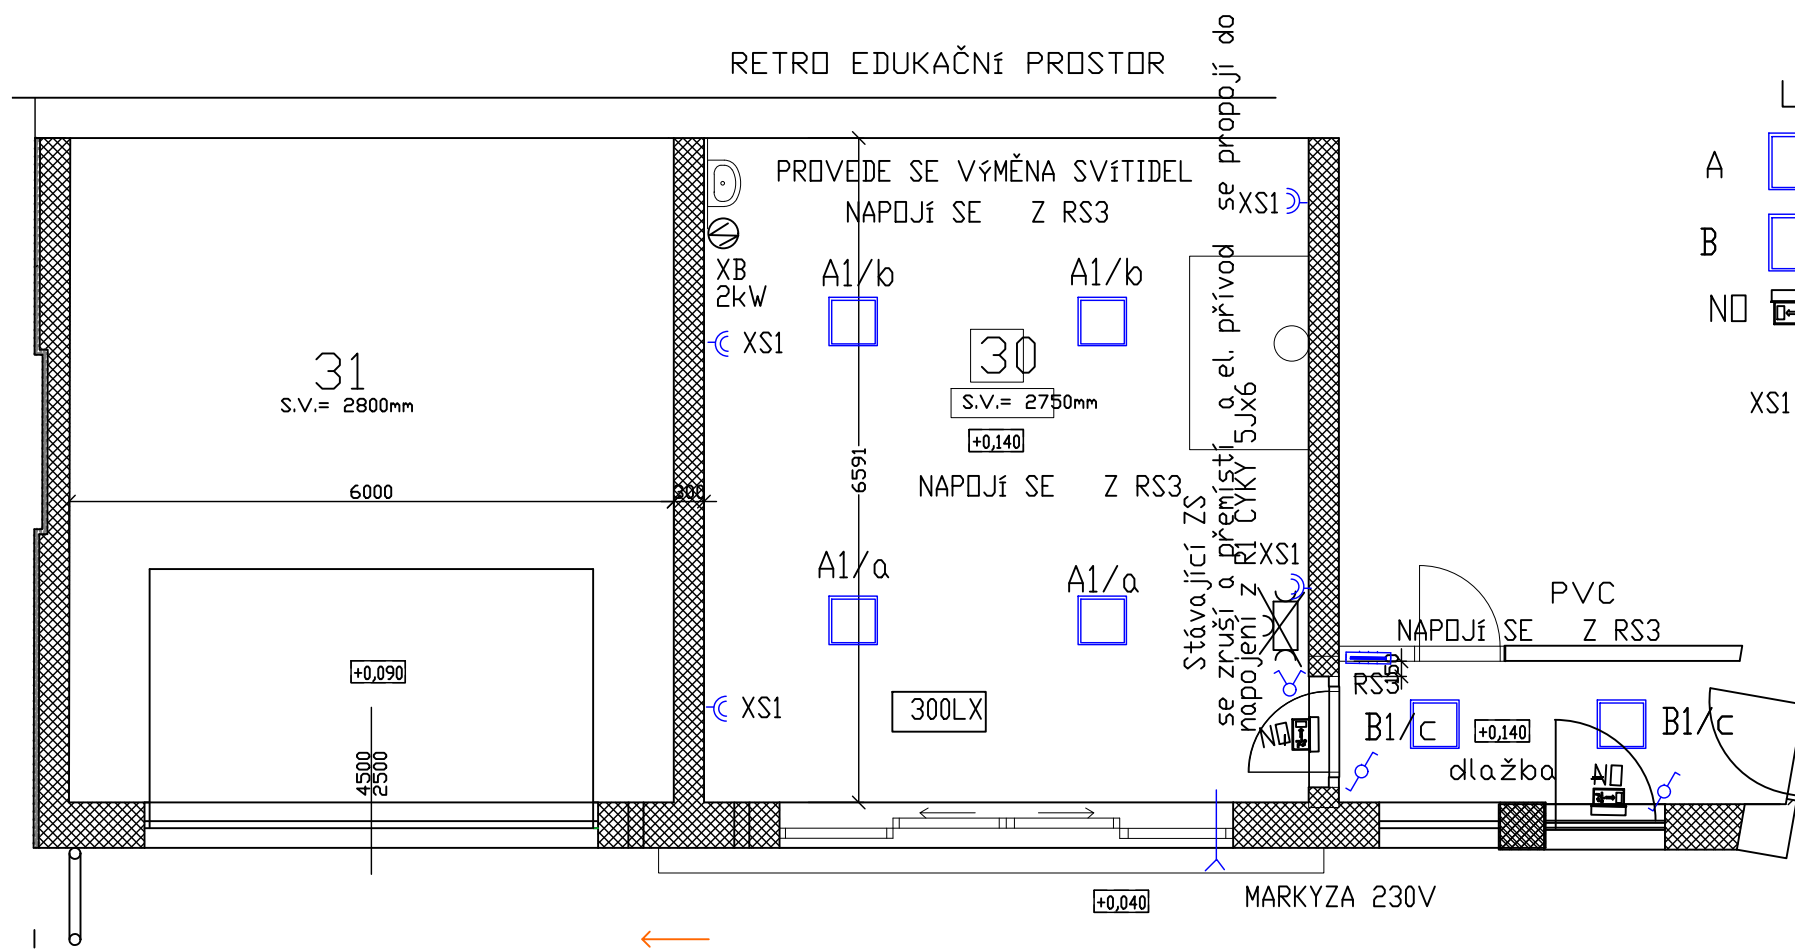

LEGENDA

- A LED SVÍTIDLO DO PODHLEDU 55W, 5600 lm IP54
- B LED SVÍTIDLO DO PODHLEDU 26W, 2600 lm IP40
- NO NOUZOVÉ SVÍTIDLO A VLASTNÍ BATERII 3W, 1 hodm, IP44
- XS1 DVOJZÁSUVKA 230V,16A

EL. PODLAHOVÉ VYTÁPĚNÍ V m.č.30


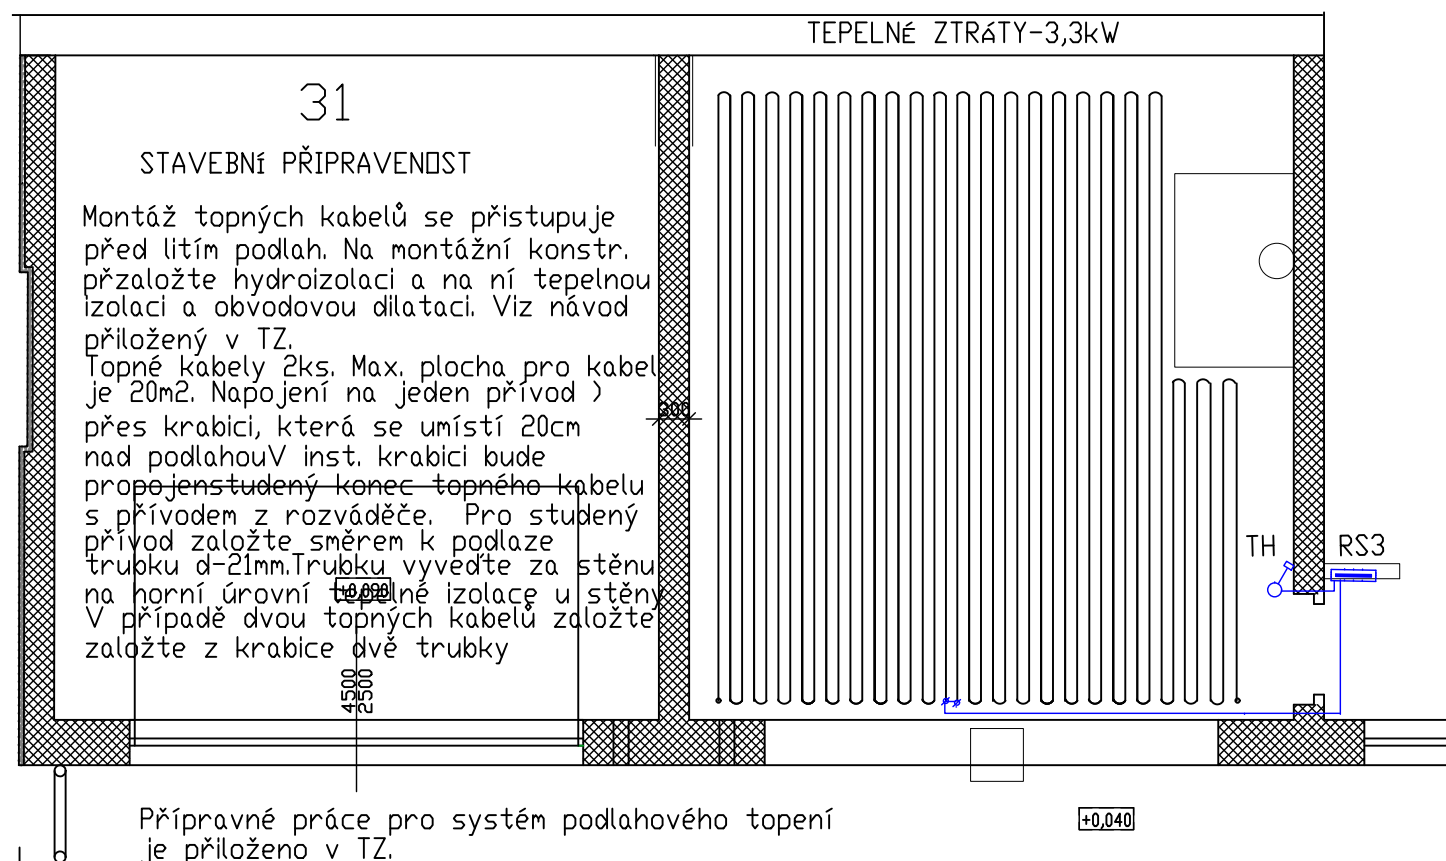


Schéma napojení
Ovládání přes stykač

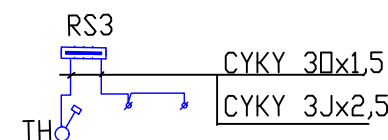

Studený konec
Napojovací bod přes krabici

- 2x TOPNÁ ROHOŽ T02S -93/m/-1590W
- TERMOSTAT DIGITÁLNÍ OCD4- 1999
- Týdenní program

BKB Metal, a.s.

HLUBINSKÁ 917/20, 702 00 OSTRAVA, CZECH REPUBLIC

TEL.: +420 597 488 188
FAX: +420 597 488 100
E-MAIL: info@bkbmetal.cz
WEB: www.bkbmetal.cz

TENTO DOKUMENT JE NAŠIM DUŠEVNÍM VLASTNICTVÍM.
BEZ PÍSEMNÉHO SOUHLASU FIRMY BKB METAL, a.s.
NESMÍ BÝT KOPIROVÁN ANI POSKYTNUT TŘETÍM OSOBÁM.
THIS DRAWING IS THE INTELLECTUAL PROPERTY OF BKB METAL.
COPYING OR SUBMITTING TO THIRD PARTIES WITHOUT THE PRIOR
WRITTEN CONSENT OF BKB METAL IS FORBIDDEN.

OBJEDNATEL/CLIENT:

Slezská univerzita Opava, Na Rybníčku 626/1

AKCE/ACTIVITY:

MODERNIZACE A ROZŠÍŘENÍ GASTRONOMICKÉHO CENTRA ÚLGaT
V AREÁLU HRADECKÁ 17, OPAVA

D.1.4 –Technika prostředí staveb

D.1.1.4.4 . Sinoproudá elektroinstalace

OBSAH/TITLE:

Osvětlení a podlahové vytápění
v místnosti č.30

VYPRACOVAL/DRAWN

ING. JINDŘICH KOLMÁŠ

KONTRÓLOVAL/CHECKED

ING. DANIEL RYBA

SCHVÁLIL/APPROVED

MARTIN TUMA

DATUM/DATE

17.08.2018

STUPEŇ/STAGE

DPS

ZAKÁZKA/CONTRACT

18-4101-01

MĚŘÍTKO/SCALE

1:50

JEDNOTKY/UNITS

mm

POČET A4/NUMBER A4

2

ARCHIVNÍ ČÍSLO/DRAWING No.:

BKB -3- 5386

REV.:

1

1