


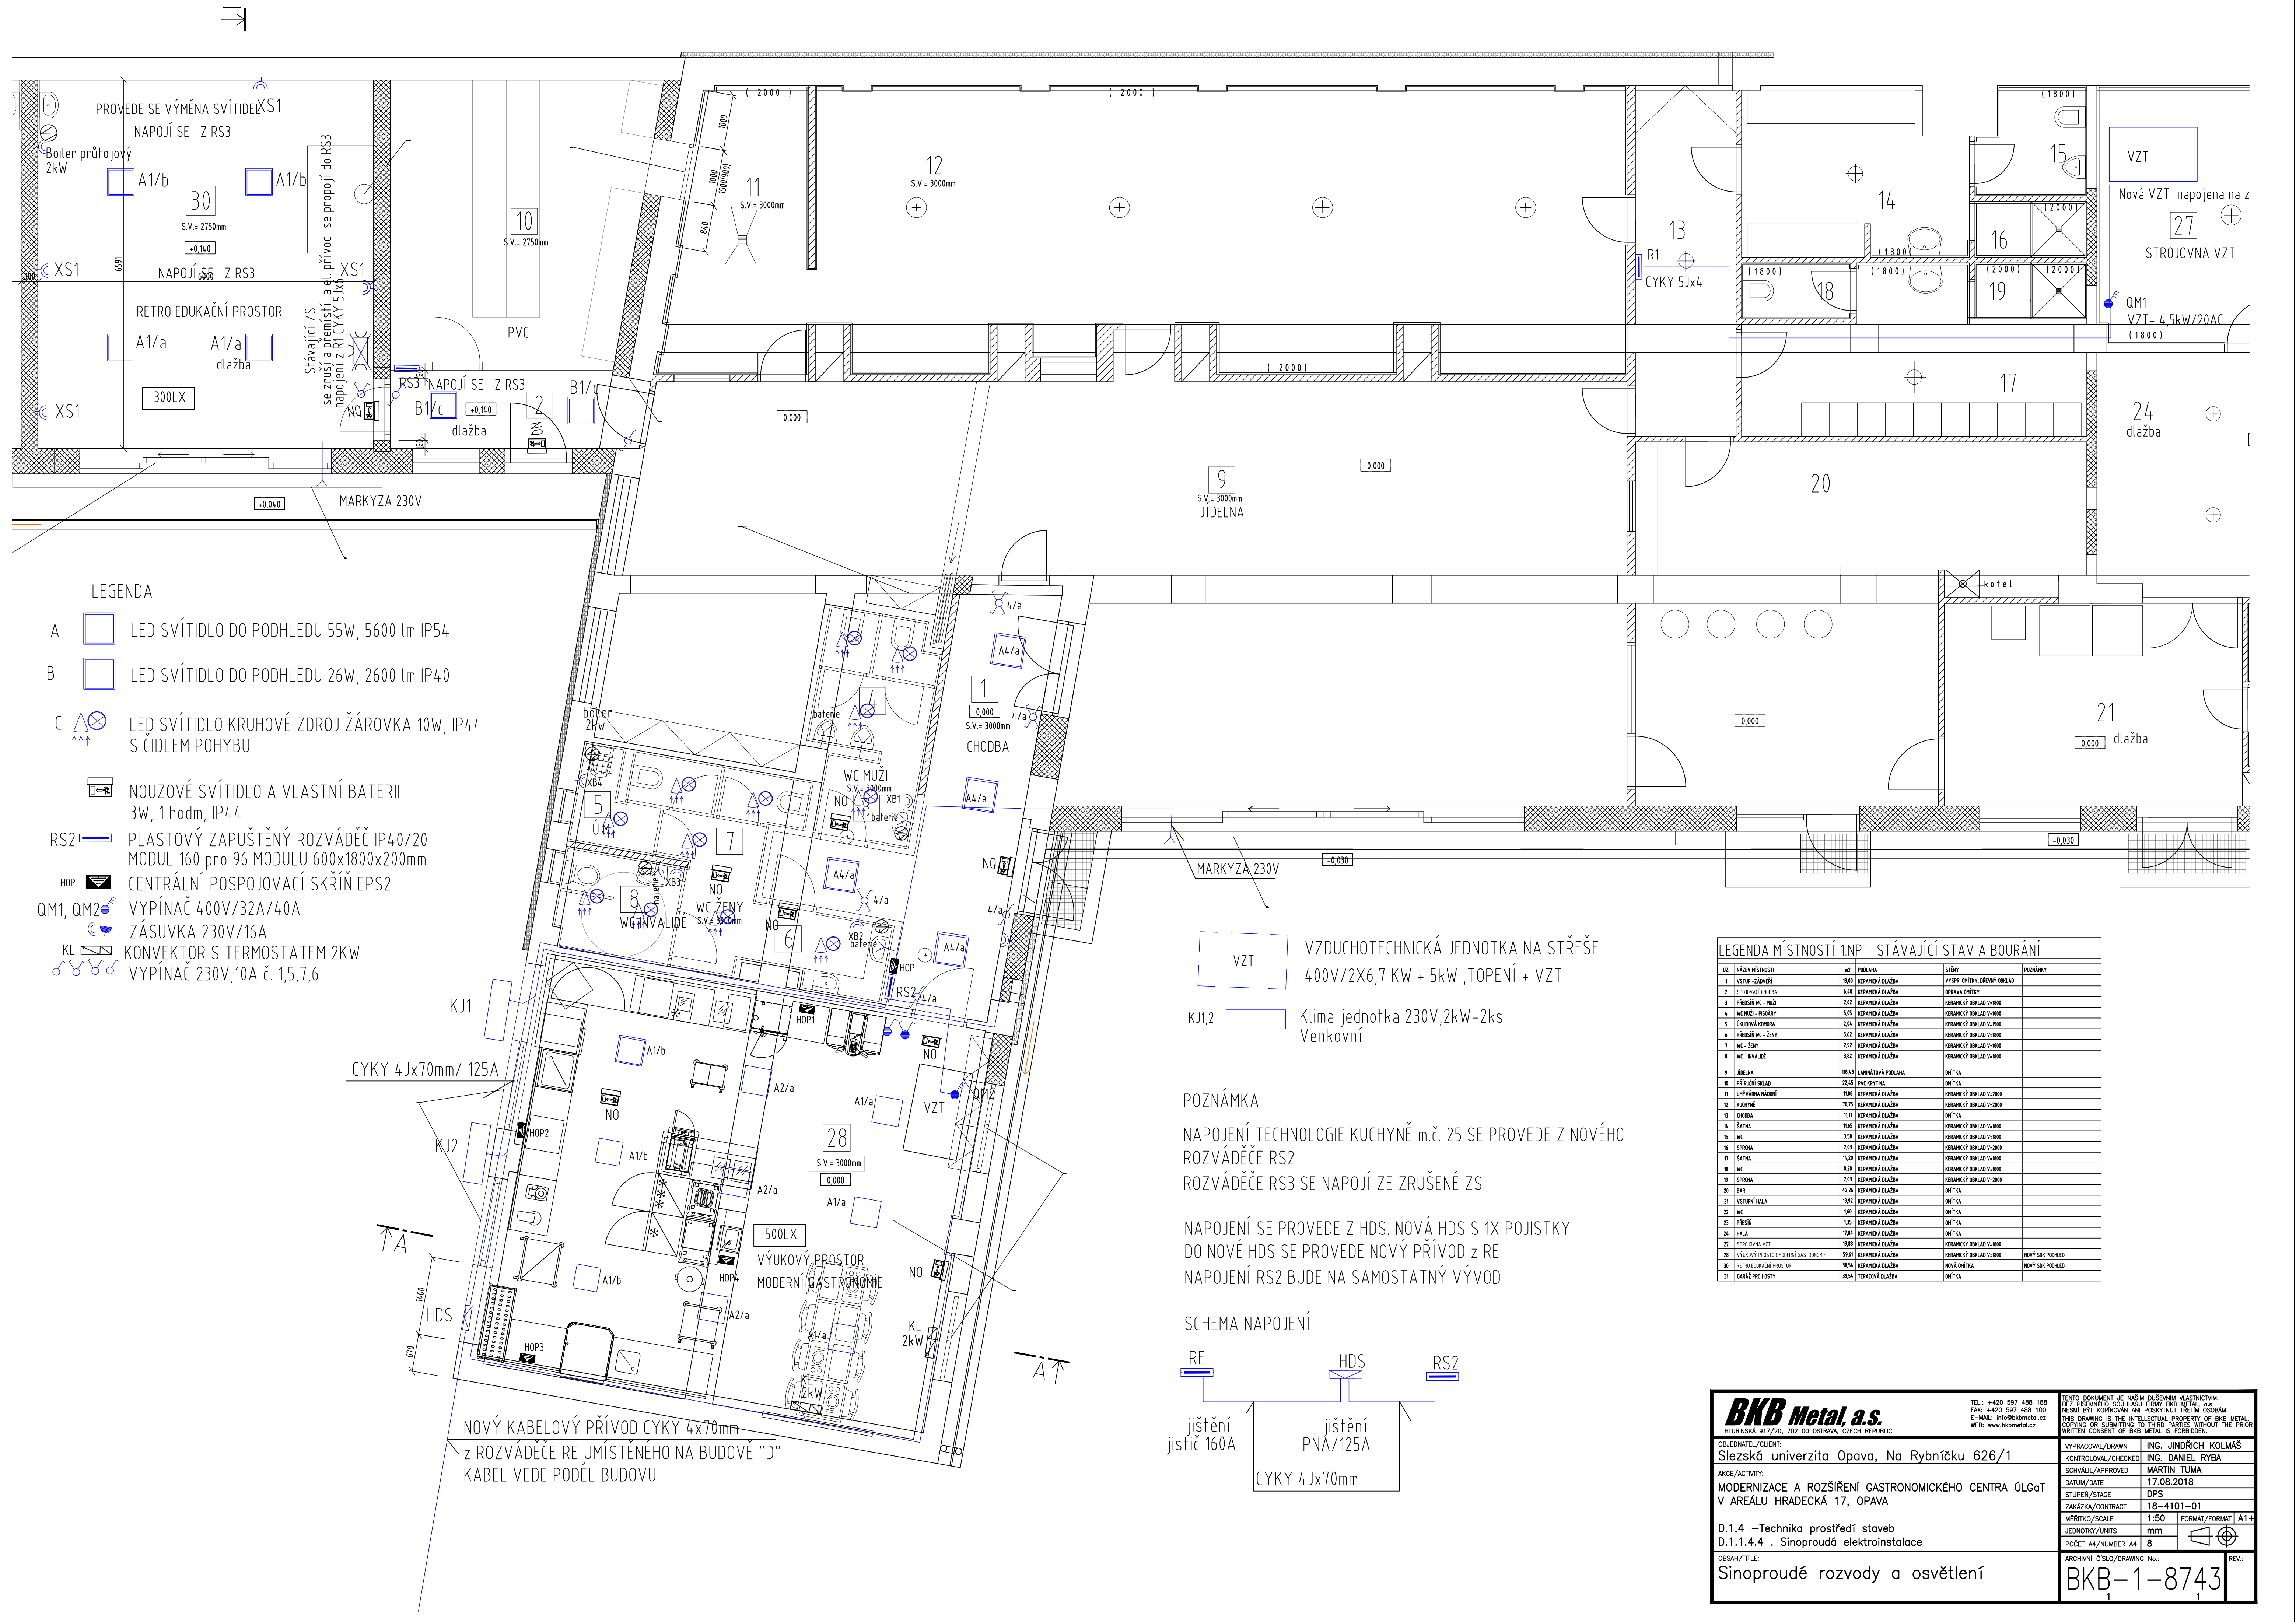

LEGENDA

- A LED SVÍTIDLO DO PODHLEDU 55W, 5600 lm IP54
- B LED SVÍTIDLO DO PODHLEDU 26W, 2600 lm IP40
- C LED SVÍTIDLO KRUHOVÉ ZDROJ ŽÁROVKA 10W, IP44 S ČIDLEM POHYBU
- NOUZOVÉ SVÍTIDLO A VLASTNÍ BATERII 3W, 1 hodm, IP44
- RS2 PLASTOVÝ ZAPUŠTĚNÝ ROZVÁDĚČ IP40/20 MODUL 160 pro 96 MODULU 600x1800x200mm
- HOP CENTRÁLNÍ POSPOJOVACÍ SKŘIŇ EPS2
- QM1, QM2 VYPÍNAČ 400V/32A/40A
- ZÁSUVKA 230V/16A
- KL KONVEKTOR S TERMOSTATEM 2KW
- VYPÍNAČ 230V,10A č. 1,5,7,6

VZT VZDUCHOTECHNICKÁ JEDNOTKA NA STŘEŠE 400V/2X6,7 KW + 5kW ,TOPENÍ + VZT

KJ1,2 Klima jednotka 230V,2kW-2ks Venkovní

POZNÁMKA

NAPOJENÍ TECHNOLOGIE KUCHYNĚ m.č. 25 SE PROVEDE Z NOVÉHO ROZVÁDĚČE RS2


ROZVÁDĚČE RS3 SE NAPOJÍ ZE ZRUŠENÉ ZS

NAPOJENÍ SE PROVEDE Z HDS. NOVÁ HDS S 1X POJISTKY

DO NOVÉ HDS SE PROVEDE NOVÝ PŘÍVOD Z RE

NAPOJENÍ RS2 BUDE NA SAMOSTATNÝ VÝVOD

SCHEMA NAPOJENÍ

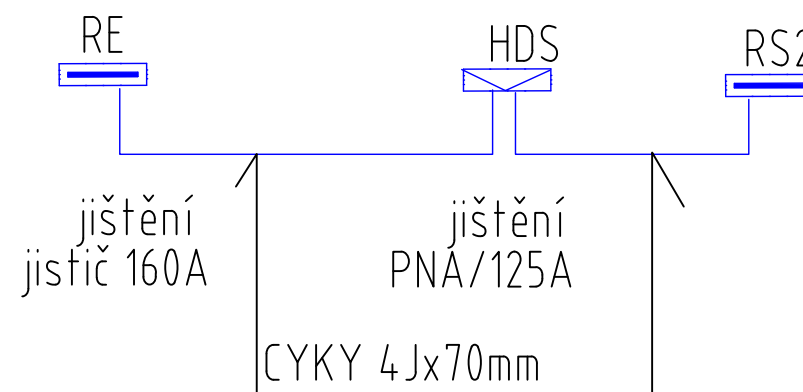

LEGENDA MÍSTNOSTÍ 1.NP - STÁVAJÍCÍ STAV A BOURÁNÍ

ČÍSLO	NÁZEV MÍSTNOSTI	M2	PROJEKT	STĚNY	POZNÁMKY
1	VSTUP - ZÁVĚRŠÍ	10,00	KERAMICKÁ DLAŽBA	VÝSTŘ. OMÍTKY, DŘEVNÝ OBKLAD	
2	SPOLUŽIVÁ CHODBA	6,40	KERAMICKÁ DLAŽBA	OPRAVA OMÍTKY	
3	PŘECHOD WC - MUŽI	2,60	KERAMICKÁ DLAŽBA	KERAMICKÝ OBKLAD V-1000	
4	WC MUŽI - PŘECHOD	5,90	KERAMICKÁ DLAŽBA	KERAMICKÝ OBKLAD V-1000	
5	LOKOVNÝ VÝVOD	2,94	KERAMICKÁ DLAŽBA	KERAMICKÝ OBKLAD V-1000	
6	PŘECHOD WC - ŽENY	5,60	KERAMICKÁ DLAŽBA	KERAMICKÝ OBKLAD V-1000	
7	WC - ŽENY	2,90	KERAMICKÁ DLAŽBA	KERAMICKÝ OBKLAD V-1000	
8	WC - INVALIDE	3,80	KERAMICKÁ DLAŽBA	KERAMICKÝ OBKLAD V-1000	
9	JÍDELNA	118,50	LAMELOVÁ PROJEKT	OMÍTKA	
10	PŘÍPOJNÝ SKLAD	22,45	PVC KOTYNA	OMÍTKA	
11	UMÝVÁRNA MÝDLO	10,00	KERAMICKÁ DLAŽBA	KERAMICKÝ OBKLAD V-2000	
12	KUCHYNĚ	70,75	KERAMICKÁ DLAŽBA	KERAMICKÝ OBKLAD V-2000	
13	CHODBA	10,10	KERAMICKÁ DLAŽBA	OMÍTKA	
14	SÁTKA	10,00	KERAMICKÁ DLAŽBA	KERAMICKÝ OBKLAD V-1000	
15	WC	3,50	KERAMICKÁ DLAŽBA	KERAMICKÝ OBKLAD V-1000	
16	SPRCHA	2,80	KERAMICKÁ DLAŽBA	KERAMICKÝ OBKLAD V-2000	
17	SÁTKA	10,20	KERAMICKÁ DLAŽBA	KERAMICKÝ OBKLAD V-1000	
18	WC	0,20	KERAMICKÁ DLAŽBA	KERAMICKÝ OBKLAD V-1000	
19	SPRCHA	2,80	KERAMICKÁ DLAŽBA	KERAMICKÝ OBKLAD V-2000	
20	BAR	42,20	KERAMICKÁ DLAŽBA	OMÍTKA	
21	VSTUPNÍ HALA	10,00	KERAMICKÁ DLAŽBA	OMÍTKA	
22	WC	1,00	KERAMICKÁ DLAŽBA	OMÍTKA	
23	PŘECHOD	1,35	KERAMICKÁ DLAŽBA	OMÍTKA	
24	HALA	17,84	KERAMICKÁ DLAŽBA	OMÍTKA	
25	STROJOVNA VZT	10,00	KERAMICKÁ DLAŽBA	KERAMICKÝ OBKLAD V-1000	
26	VÝKOVÝ PROSTOR MODERNÍ GASTRONOMIE	50,80	KERAMICKÁ DLAŽBA	KERAMICKÝ OBKLAD V-1000	NOVÝ SOK PŘÍVOD
27	RETRO EDUKAČNÍ PROSTOR	38,54	KERAMICKÁ DLAŽBA	NOVÁ OMÍTKA	NOVÝ SOK PŘÍVOD
28	LOKOVNÝ PROSTOR	70,54	KERAMICKÁ DLAŽBA	OMÍTKA	

BKB Metal, a.s.
TEL: +420 597 488 188
FAX: +420 597 488 100
E-MAIL: info@bkbmetal.cz
WEB: www.bkbmetal.cz

TENTO DOKUMENT JE NAŠIM DUŠEVNÍM VLASTNICTVÍM.
BEZ PŘEDNÍHO SOHLÁSY FIRMY BKB METAL, a.s.
NESMĚ BÝT KOPÍROVÁN ANI POUŽIT V TŘETÍM OSOBNĚ.
THIS DRAWING IS THE INTELLECTUAL PROPERTY OF BKB METAL.
COPYING OR SUBMITTING TO THIRD PARTIES WITHOUT THE PRIOR
WRITTEN CONSENT OF BKB METAL IS FORBIDDEN.

OBJEDNATEL/CLIENT: Slezská univerzita Opava, Na Rybníčku 626/1	VYPRACOVAL/DRAWN ING. JINDŘICH KOLMÁS
AKCE/ACTIVITY: MODERNIZACE A ROZŠÍŘENÍ GASTRONOMICKÉHO CENTRA ÚLGaT V AREÁLU HRADECKÉ 17, OPAVA	KONTROLOVAL/CHECKED ING. DANIEL RYBA
D.1.4 -Technika prostředí staveb D.1.1.4.4 . Sinoproudé elektroinstalace	SCHVÁLIL/APPROVED MARTIN TUMA
OBŠAH/TITLE: Sinoproudé rozvody a osvětlení	DATUM/DATE 17.08.2018
	STUPEŇ/STAGE DPS
	ZAKÁZKA/CONTRACT 18-4101-01
	MĚŘÍTKO/SCALE 1:50
	FORMÁT/FORMAT A1+
	JEDNOTKY/UNITS mm
	POČET A4/NUMBER A4 8
	ARCHIVNÍ ČÍSLO/DRAWING No.: BKB-1-8743
	REV.: 1