


| LEGENDA TECHNOLOGIE | |
|-------------------------------------|-----------------------------------|
| pol. | PRACOVNÍ ÚSEK / NÁZEV ZAŘÍZENÍ |
| 1. VARNA, MINUTKY | |
| 1.01 | KONVEKTOMAT – STAV. |
| 1.02 | ŠOKOVÝ ZCHLAZOVAČ |
| 1.03 | PODSTAVEC POD KONVEKTOMAT – STAV. |
| 1.04 | DIGESTOŘ – STAV. |
| 1.07 | PODSTAVEC POD SPORÁK – STAV. |
| 1.08 | SPORÁK – STAV. |
| 1.09 | KONTAKTNÍ GRIL STOLNÍ |
| 1.11 | STŮL NEREZOVÝ |
| 2. DOKONČOVÁNÍ, VÝDEJ | |
| 2.01 | DOKONČOVACÍ STŮL UZAVŘENÝ |
| 2.03 | VODNÍ LÁŽEŇ MOBILNÍ – STAV. |
| 2.04 | PRACOVNÍ STŮL MOBILNÍ |
| 2.05 | VOZÍK – STAV. |
| 2.06 | UMYVADLO |
| 2.07 | PARAPETNÍ DESKA ŽULOVÁ |
| 3. MYTÍ BÍLÉHO NÁDOBÍ | |
| 3.01 | MYČKA NÁDOBÍ – STAV. |
| 3.02 | DIGESTOŘ – STAV. |
| 3.03 | VPUSŤ PODLAHOVÁ |
| 3.04 | NAKLADACÍ STŮL K MYČCE |
| 3.05 | BATERIE – TLAKOVÁ SPRCHA |
| 3.06 | VYKLÁDACÍ STŮL K MYČCE |
| 3.07 | ÚPRAVNA VODY |
| 3.08 | VOZÍK NEREZOVÝ – STAV. |
| 5. ČISTÁ ZELENAINA, STUDENÁ KUCHYNĚ | |
| 5.01 | PRACOVNÍ STŮL S DŘEZEM – STAV. |
| 5.02 | BATERIE STOJÁNKOVÁ – STAV. |
| 5.03 | STŮL PRACOVNÍ |
| 5.05 | STOLNÍ ROBOT, UNIVERZÁLNÍ – STAV. |
| 5.06 | NÁŘEZOVÝ STROJ – STAV. |
| 6. MYTÍ PROVOZNIÍHO NÁDOBÍ | |
| 6.01 | STŮL S DŘEZEM |
| 6.02 | BATERIE – SPRCHA TLAKOVÁ |
| 6.03 | PODLAHOVÁ VPUSŤ |
| 6.04 | REGÁL |
| 7. ZÁBAŘÍ | |
| 7.01 | PRACOVNÍ DESKA NEREZ |
| 7.05 | KÁVOVAR |
| 7.08 | CHLADICÍ SKŘÍŇ PROSKLENÁ – STAV. |
| 8. BAR | |
| 8.01 | STŮL S DVĚMA DŘEZY |
| 8.02 | STOJÁNKOVÁ BATERIE |
| 8.03 | PRACOVNÍ DESKA NEREZ |
| 8.06 | NEREZOVÝ STŮL |
| 8.07 | VÝROBNÍK LEDU |
| 8.09 | BAROVÝ PULT – ŽULA |
| 8.10 | UMYVADLO |
| 8.13 | BAROVÝ MIXÉR – STAV. |

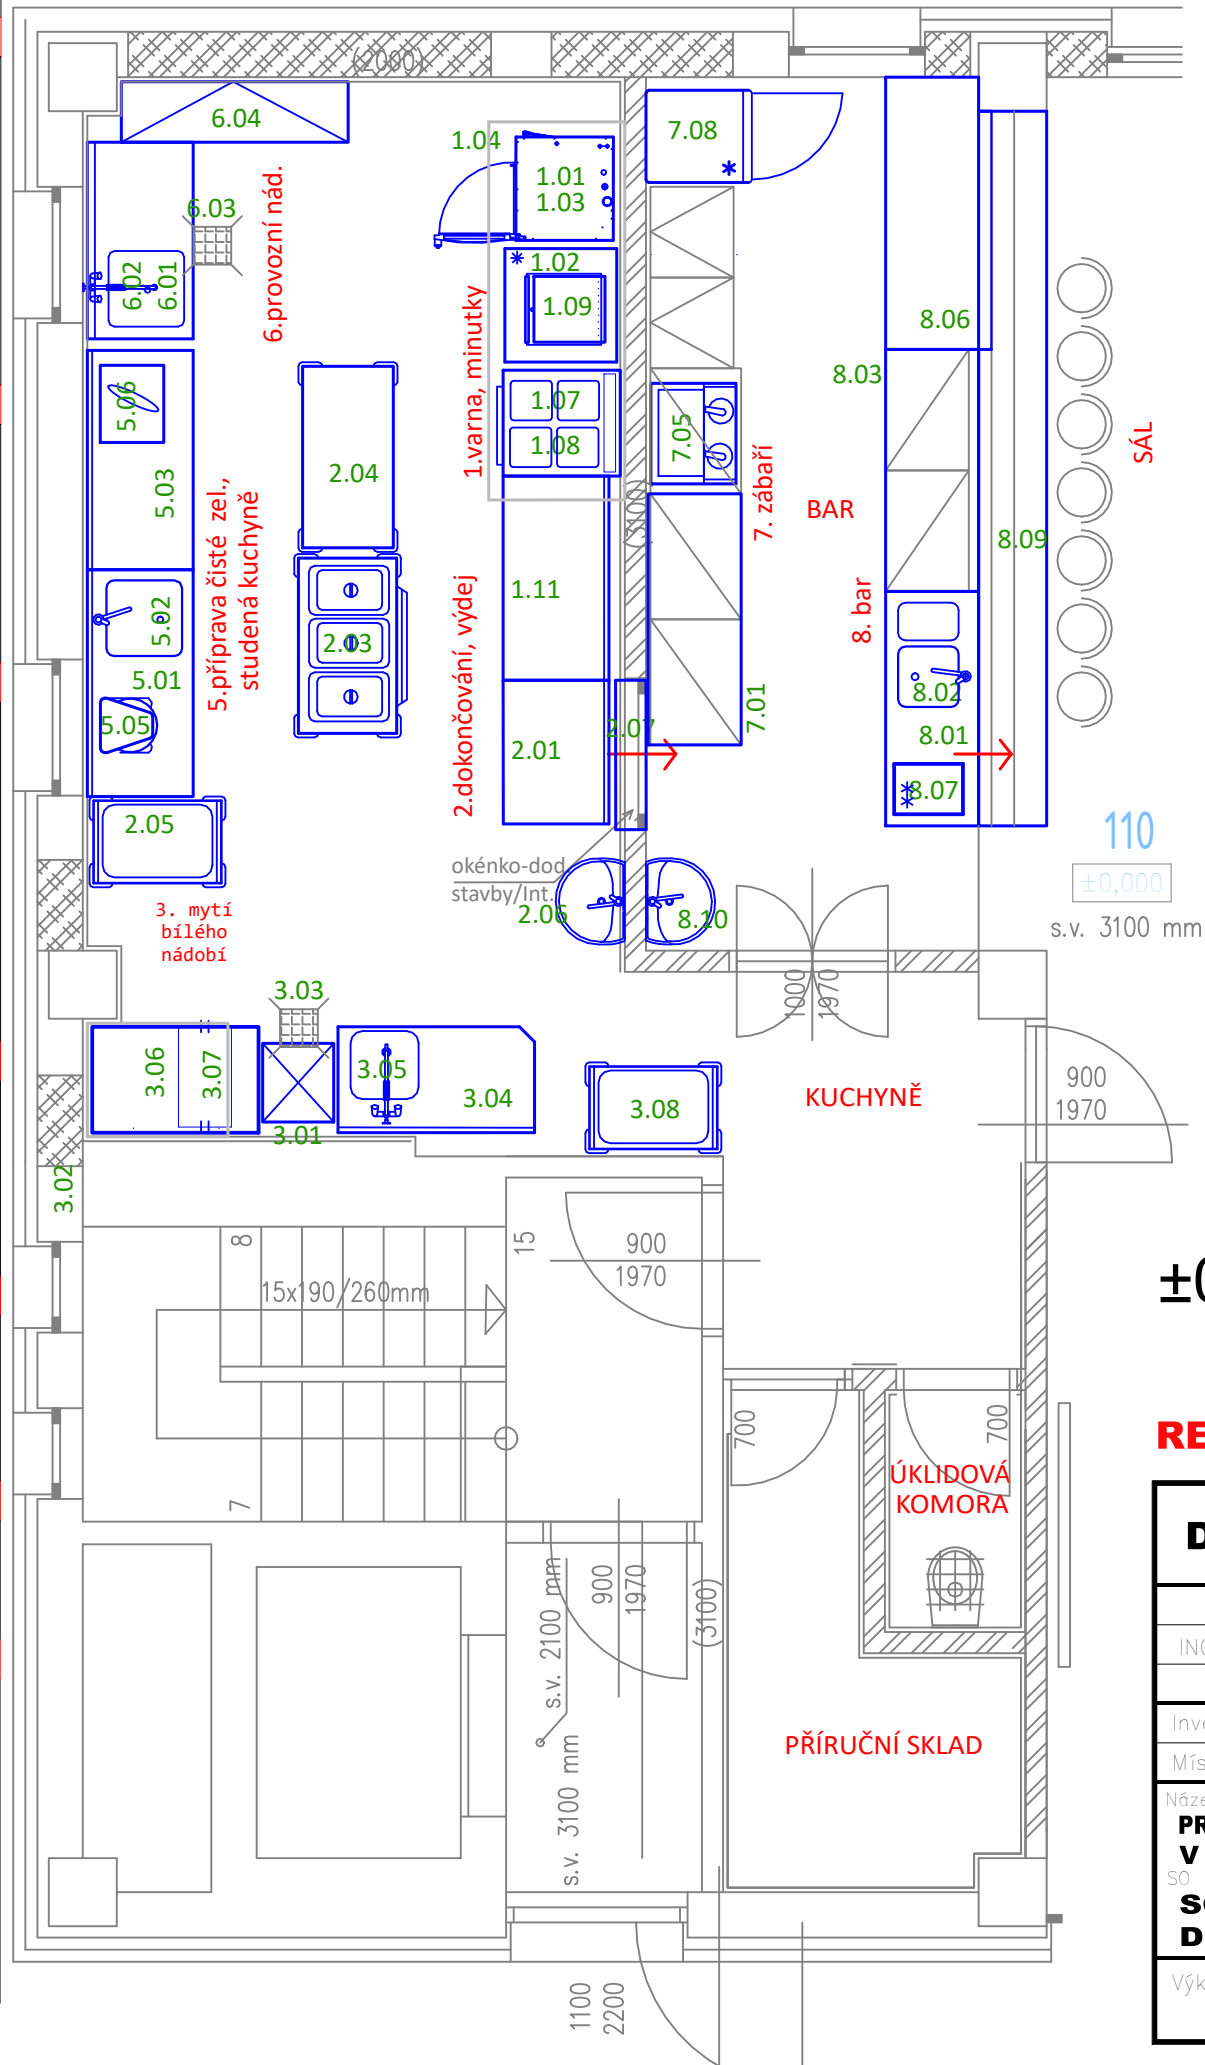

±0,000 = 231,40 m.n.m. (DLE PŮVODNÍ PD)

REVIZE GASTROTECHNOLOGIE NA CENOVOU ÚROVEŇ 2020

| | | | | |
|---|--|--|--|--|
| DOKUMENTACE PRO PROVÁDĚNÍ STAVBY | | | Projektant stavby: | |
| Nositel úkolu | | Projektant. profese | Vypracoval | |
| ING. DVORSKÝ VĚZSLAV | | KAMILA DRASTICHOVÁ | KAMILA DRASTICHOVÁ | |
| Investor stavby: | | Slezská univerzita v Opavě, Na Rybníčku 626/1, 74601 Opava | | |
| Místo stavby: | | ul. Na Vyhlídce 1079/1, 735 06, Karviná, k.ú. Karviná | | |
| Název zakázky: PROJEKT REKONSTRUKCE OBJEKTŮ D1, D2 a SPOJOVACÍHO KORIDORU V AREÁLU NA VYHLÍDCE 1079/1, KARVINÁ | | | | |
| SO – profese: SO 02 - STAVEBNÍ OBJEKT "D1" D02-1000 Zařízení gastrotechnologie | | | | |
| Výkres: PŮDORYS - PROFESNÍ CENTRUM ROZMÍSTĚNÍ TECHNOLOGIE GASTRO | | | | |
| Daf | | | DaF-PROJEKTS.r.o. Hornopolská 131/12 702 00 Ostrava- Moravská Ostrava tel: 605 297 445 tel: 605 297 446 dvorsky@daf-projekt.cz lancova@daf-projekt.cz | |
| Datum | | | BŘEZEN 2020 | |
| Č. zakázky | | | 174/20 | |
| Měřítko | | | 1 : 50 | |
| Č. výkresu | | | Paré č. | |
| D02-1002 | | | | |