


ELEKTROINSTALACE

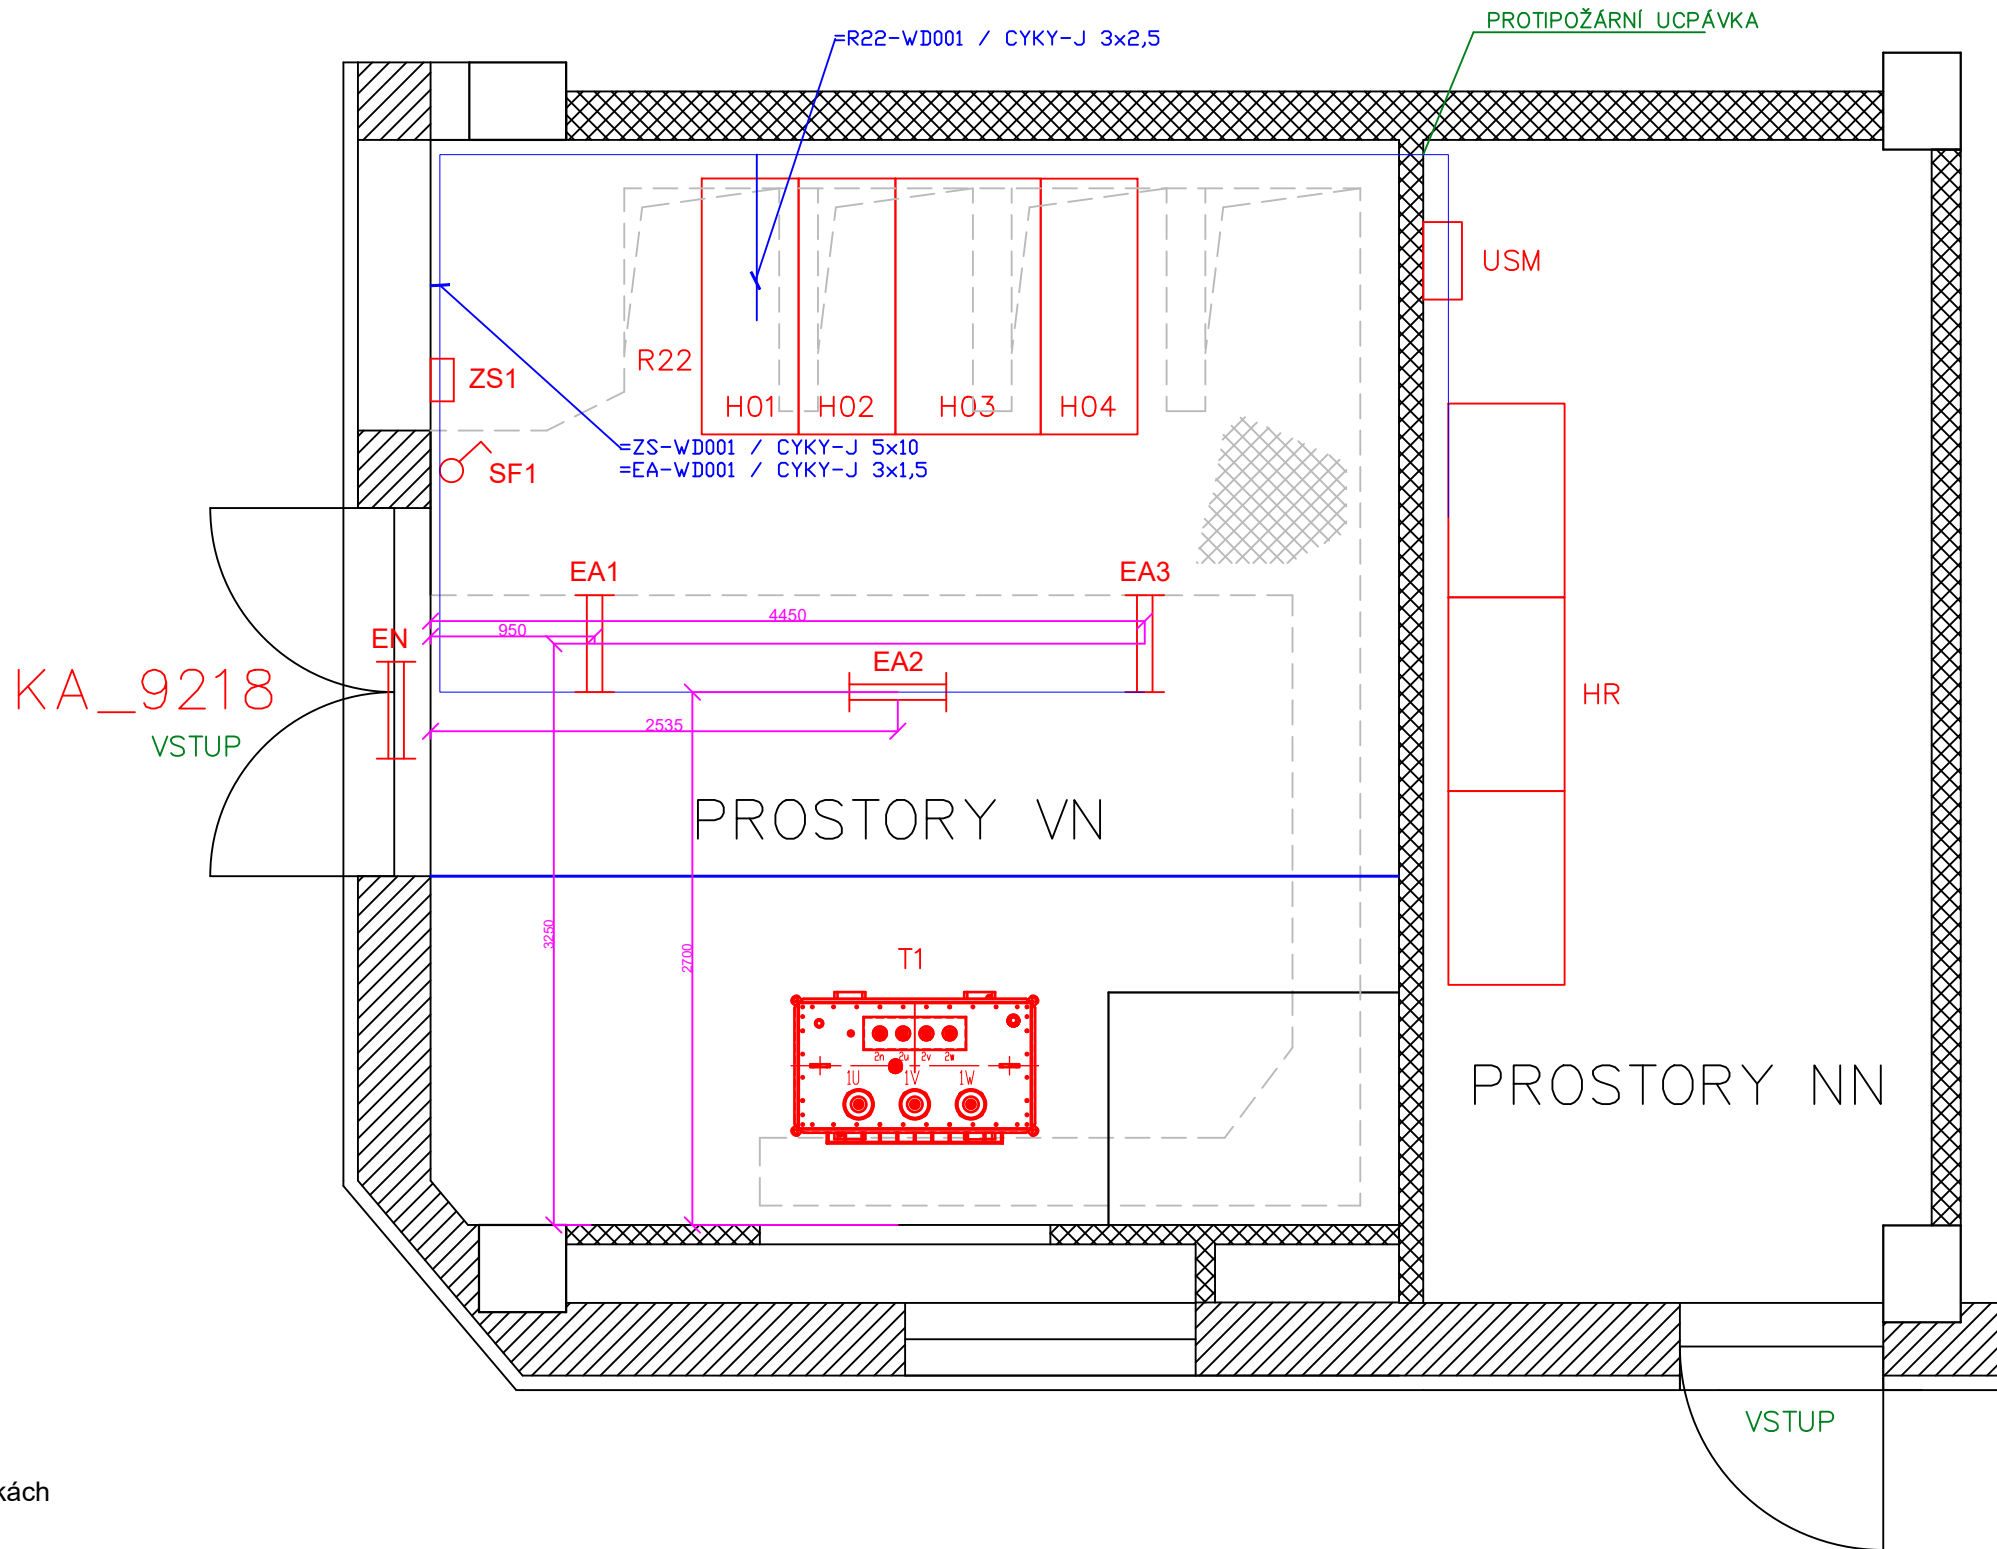

Legenda:

- Kabelové vedení v trubkách
- EA Osvětlení
- SF1 Vypínač
- ZS1 Zásuvková skříň
- EN nouzové svítidlo

Zákazník / Client	Slezská univerzita v Opavě Univerzitní náměstí 1934/3 733 01 Karviné Fryšták	Projekt / Project	NÁHRADA VN ROZVADĚČE TRAFOSTANICE SLEZSKÉ UNIVERZITY V KARVINÉ	Q-ELEKTRIK Q - ELEKTRIK a.s. Podzámčí 1926 710 00 Ostrava - Slezská Ostrava
Číslo zakázky / Order No.	20/2024/94	Část / Part		
Archivní číslo / Drawing No.	P20-2024-94	Stupeň / Phase	DPS	Počet A4 / Number A4 2
Technická zpráva / Report No.	P20-2024-94-01	Název výkresu / Drawing Title	ELEKTROINSTALACE MÍSTNOSTI TRAFOSTANICE	Datum / Date 08/2024
Vypracoval / Elaborated by	Dominik Válek			Měřítko / Scale 1:40
Zodpov. projektant / Checked by	Ing. Jan Krchňák			List/Listů / Page/Pages 1/1 Pare:
Kontroloval / Controlled by	Ing. Jan Krchňák			Číslo výkresu / Drawing No. P20-2024-94-04
Číslo osvědčení / No. of Exam.				

Tento výkres je duševním vlastnictvím firmy Q - ELEKTRIK a.s. / This drawing is intellectual property of the company Q - ELEKTRIK a.s.