


Upozornění : Při souběhu kabelů do 1000V s vedením sdělovacím je nutno dodržet odstup min. 20cm!!!

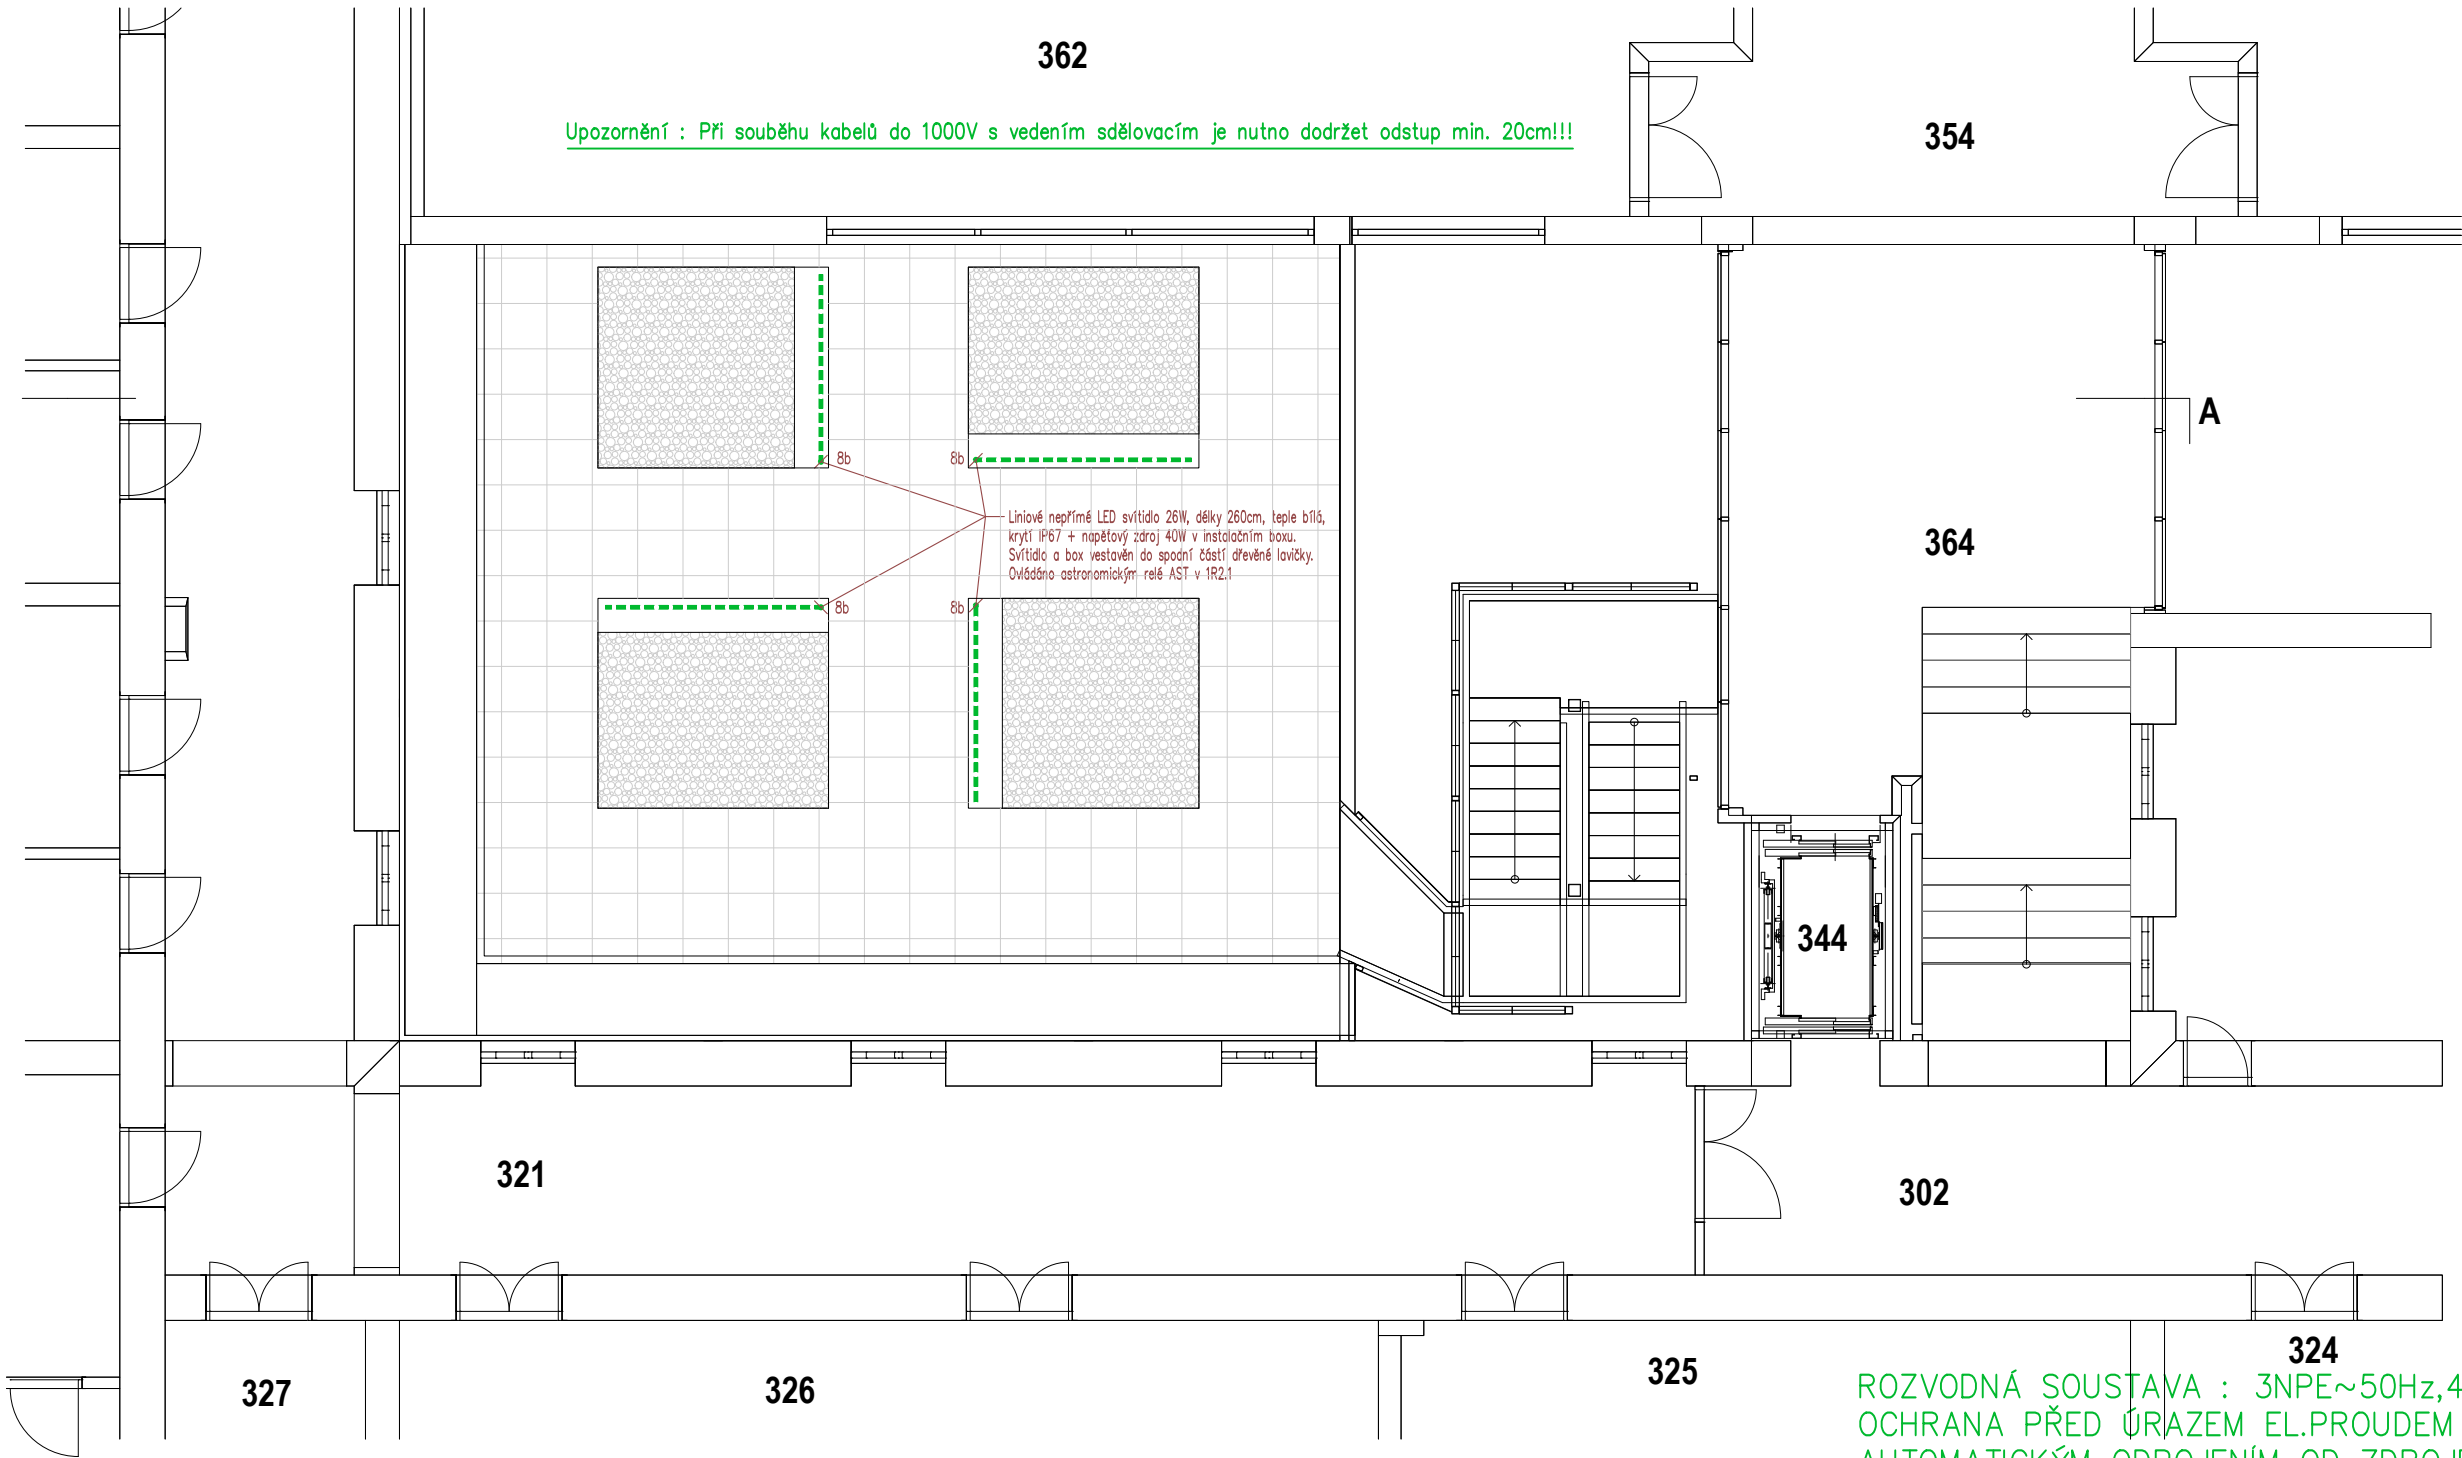

LEGENDA ELEKTROINSTALACE

- Kabeláž provedena kabely CYKY v podhledu a pod omítkou, v trubce KOPOFLEX 40/32 pod dlažbou.
Svítidla LED a spotřebiče do 10A – CYKY–J 3(5)x1,5
Ovládání spínači v zázemí – CYKY–O 3x1,5
- ♂ Vypínač č.1, fy ABB, typ TANGO, +1,2m (bílá)
- ♀ Přepínač č.5, fy ABB, typ TANGO, +1,2m (bílá)
- Spínač automatický se snímačem pohybu – nástěnné provedení, fy Legrand, IP55, +2,5m

ROZVODNÁ SOUSTAVA : 3NPE~50Hz,400V/TN–C–S
OCHRANA PŘED ÚRAZEM EL.PROUDEM DLE ČSN 33 2000–4–41 ed.2
AUTOMATICKÝM ODPOJENÍM OD ZDROJE
+ DOPLŇKOVÁ OCHRANA PROUDOVÝM CHRÁNIČEM max.30mA
+ OCHRANNÝM DOPLŇUJÍCÍM POSPOJOVÁNÍM

NÁZEV A MÍSTO AKCE : Zastřešení atria objektu Bezručovo náměstí 14, Opava Bezručovo náměstí 885/14, 746 01 Opava K.ú. Opava – Předměstí, parcela č. 523		INDETAIL s.r.o. Projektování elektrických zařízení IČ: 06717390, DIČ: CZ06717390 Zacpalova 379/27, 746 01 Opava Tel.: +420 605 521 889 E-mail: kamil.kratky@seznam.cz				
INVESTOR : Slezská univerzita v Opavě Na Rybníčku 626/1 Opava 746 01		ZODPOVĚDNÝ PROJEKTANT :		Č.PARÉ.		
		KAMIL KRÁTKÝ, ČKAIT 1102773		1	2	3
		PODPIS :		4	5	6
PROFESE : D.1.4 – Technika prostředí staveb D.1.4.4 – Silnoproudá elektrotechnika včetně ochrany před bleskem		PROJEKTANT PROFESE :		7	8	9
		KRÁTKÝ LUKÁŠ				
		PODPIS :		Č.VÝKR.		
NÁZEV VÝKRESU : Umělé a nouzové osvětlení v 3.NP		STUPEŇ PD : DUR + DSP		D.1.4.4–04		
		MĚŘÍTKO : 1:100				
		DATUM : LEDEN 2024				