



kotelna HRADCKÁ-F Oprava

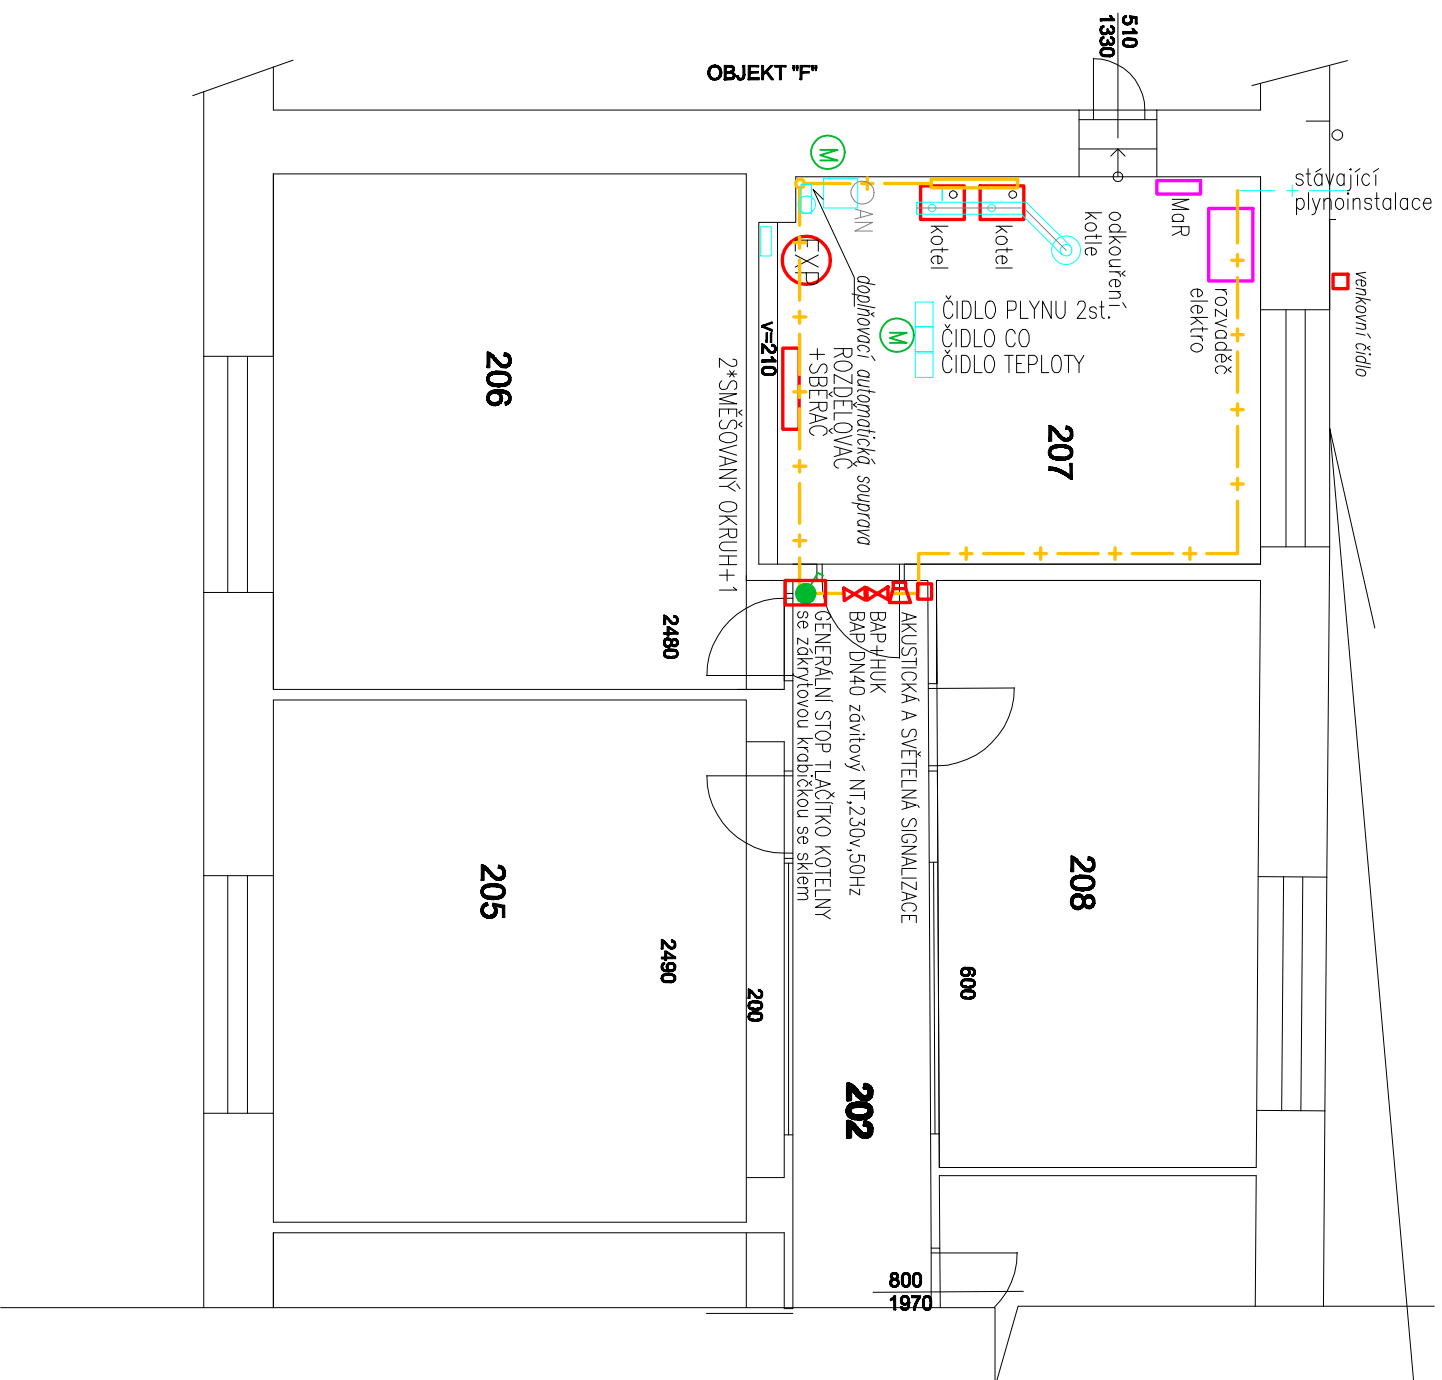

kotelna HRADCKÁ-F Oprava

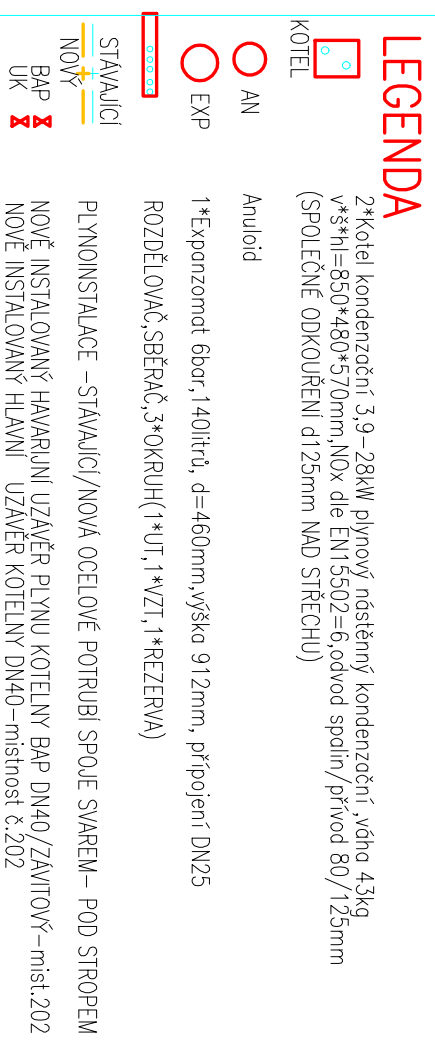

pozn: vnitřní čidla budou umístěno do vzdálenosti 50m od kotlů

ZODPOVĚDNÝ PROJEKTANT:	ING. HENDRYCH JIŘÍ	ING. HENDRYCH JIŘÍ MANESOVA č.23,OPAVA PRAC:BILOVECKÁ 167,OPAVA6 IČO: 11 54 40 58 mobil: 606 262 761 j.hendrych@volny.cz
VYPRACOVAL:	ING. HENDRYCH JIŘÍ	
INVESTOR:	SLEZSKÁ UNIVERZITA v OPAVĚ,NA RYBNÍČKU 626/1, Opava IČO:47813059, DIČ: CZ 47813059	
MÍSTO:	k.ú.Opava Předměstí,par.č.655/1,Hradecká 665/17,Opava	
AKCE	Datum: 10/2021	
	Stupeň: DPS	
	Měřítko: M 1:75	
	Formát: A3/420*297	
OBJEKT:SO 01	.budova univerzity	Zak. č.:
D 1.4	TECHNIKA PROSTŘEDÍ STAVEB	
D 1.4 5	MaR	
OBSAH:	PŮDORYS 2.NP–KOTELNY(m.č.207)	SADA č.:
	ROZMÍSTĚNÍ HLAVNÍCH PRVKŮ	VYKRES č. V9